


Planta Baixa  
Escala - 1:100

QUADRO DE CARGAS DO QLT.

LÂMPADA (W) LED	TOMADAS (V)	CARGAS TENSÃO (W)	CORRENTE NOMINAL (A)	DISJUNTORES ADOPTADOS (A)	DESCRIÇÃO							
24	40	60	100	300	500	1.500	5.500	120	127	0,94	10,00	ILUMINAÇÃO DE LED
1	5	-	-	-	-	-	-	-	-	-	-	-

Quadro de distribuição  
 Interruptor simples 1 tecla - 1,10m do piso  
 Luminária LED retangular de sobrepor com difusor translúcido, 1x24W 4000 K, 24 W  
**LÂMPADAS**  
 LÂMPADAS #1,5mm2

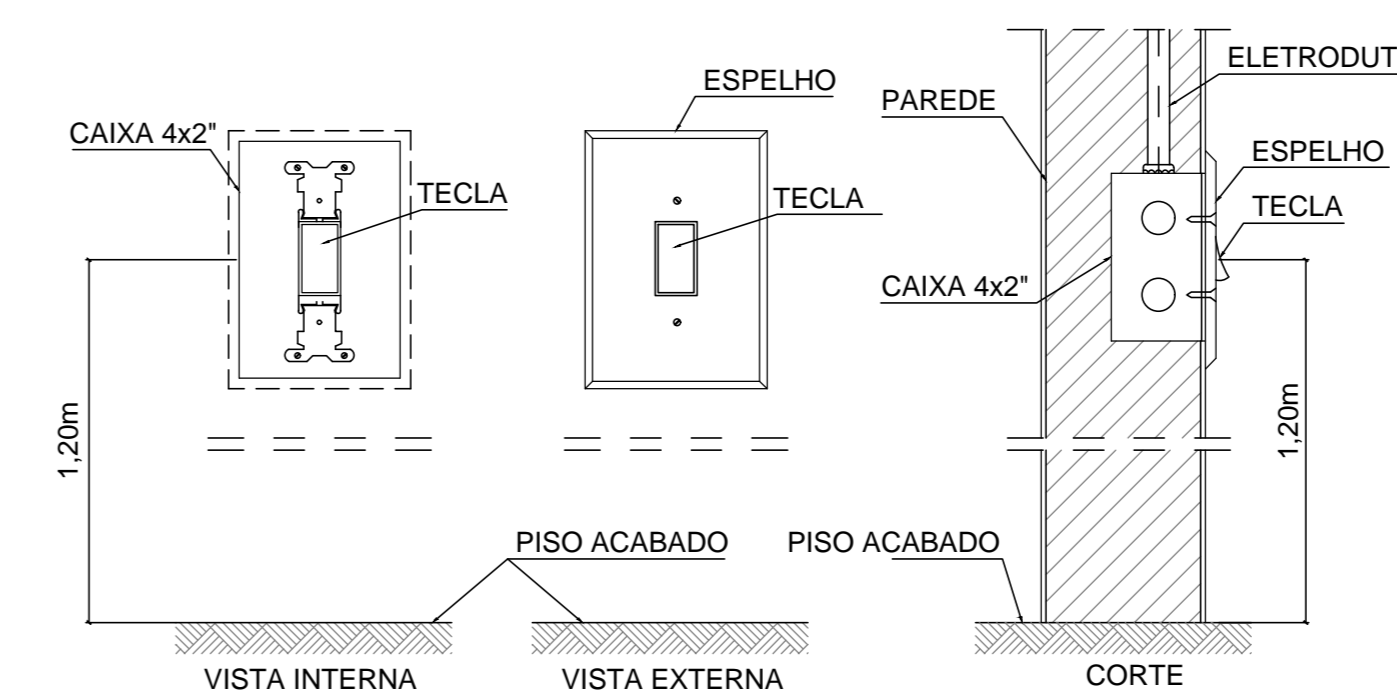

OBSERVAÇÕES

- NOTA:
- Os interruptores deverão ter afastamento de 20 cm da porta.
  - Cabos deverão ser seguidos conforme especificação do projeto, pois foram dimensionados pelo critério da queda de tensão e capacidade de corrente.
  - Os condutores de iluminação devem ser embutidos na estrutura metálica

Escalas: indicadas	<b>PROJETO ELÉTRICO</b>	Folha n° <b>01/01</b>
Prop.: <b>PREFEITURA MUNICIPAL DE LUCELICA</b> Resp. pelo Uso: <b>SECRETARIA MUNICIPAL DA EDUCAÇÃO DE LUCELICA</b> Ocupação: <b>E.M.E.I ADELITA FIRPO</b> Endereço: <b>PRAÇA LUIZ FERRAZ MESQUITA S/N - CENTRO</b> Cidade: <b>LUCELICA (SP)</b> CEP: <b>17.780-000</b>		
Responsável Técnico: <b>LEONARDO TENÓRIO DA SILVA</b> Engenheiro Civil CREA 5069929957		Proprietário: <b>PREFEITURA MUNICIPAL DE LUCELICA</b> Secretaria Municipal da Educação
Art. N. 28027230221493463	Data 22/09/2022	Desenho
Áreas Área do Terreno ..... 2.320,20m <sup>2</sup> Const. Total ..... 748,61m <sup>2</sup> Total Construção ..... 748,61m <sup>2</sup>	Situação 	